



Planta baixa

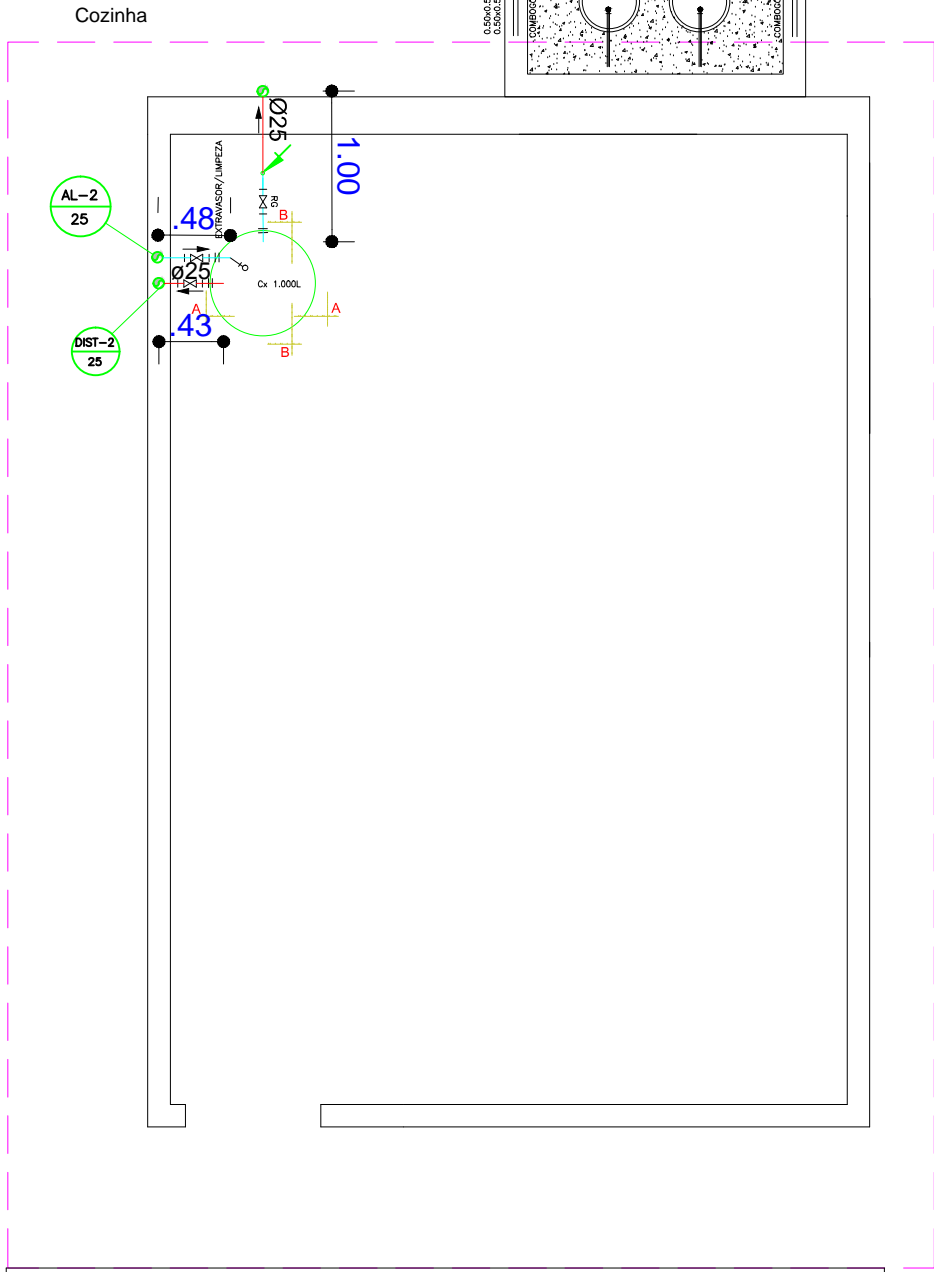

RELAÇÃO DE MATERIAIS-DETALHE HIDRÁULICO-01


DESCRIÇÃO	QUANTIDADE
Caixa d'água 1000L	01un
Tubo de PVC Série Normal 25mm	10.00m
Joelho 90° Série Normal 25mm	06un
Registro VS 25mm	03un
Adaptador Roscável com Anel 25mm	03un
Rosca para Registro 25mm x 3/4"	06un
Adaptador Soldável Curto com Bolsa	06un

Planta baixa

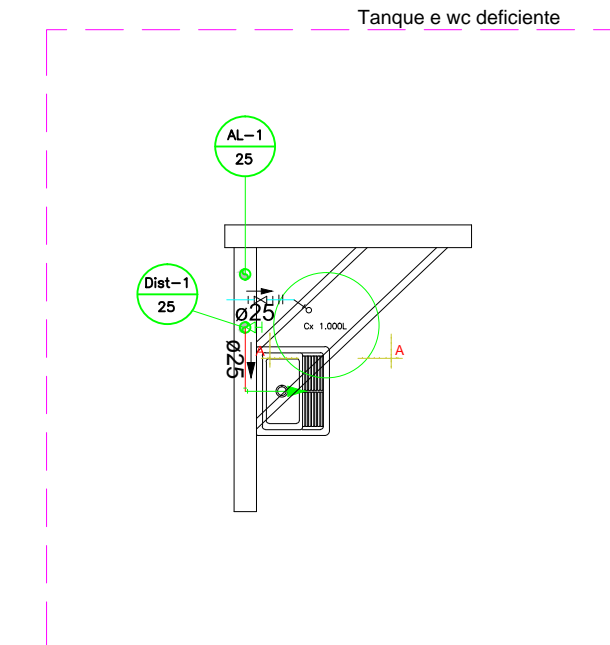


RELAÇÃO DE MATERIAIS-DETALHE HIDRÁULICO-01


DESCRIÇÃO	QUANTIDADE
Caixa d'água 310L	01un
Tubo de PVC Série Normal 25mm	5.00m
Joelho 90° Série Normal 25mm	05un
Registro VS 25mm	02un
Adaptador Roscável com Anel 25mm	02un
Rosca para Registro 25mm x 3/4"	04un
Adaptador Soldável Curto com Bolsa	04un

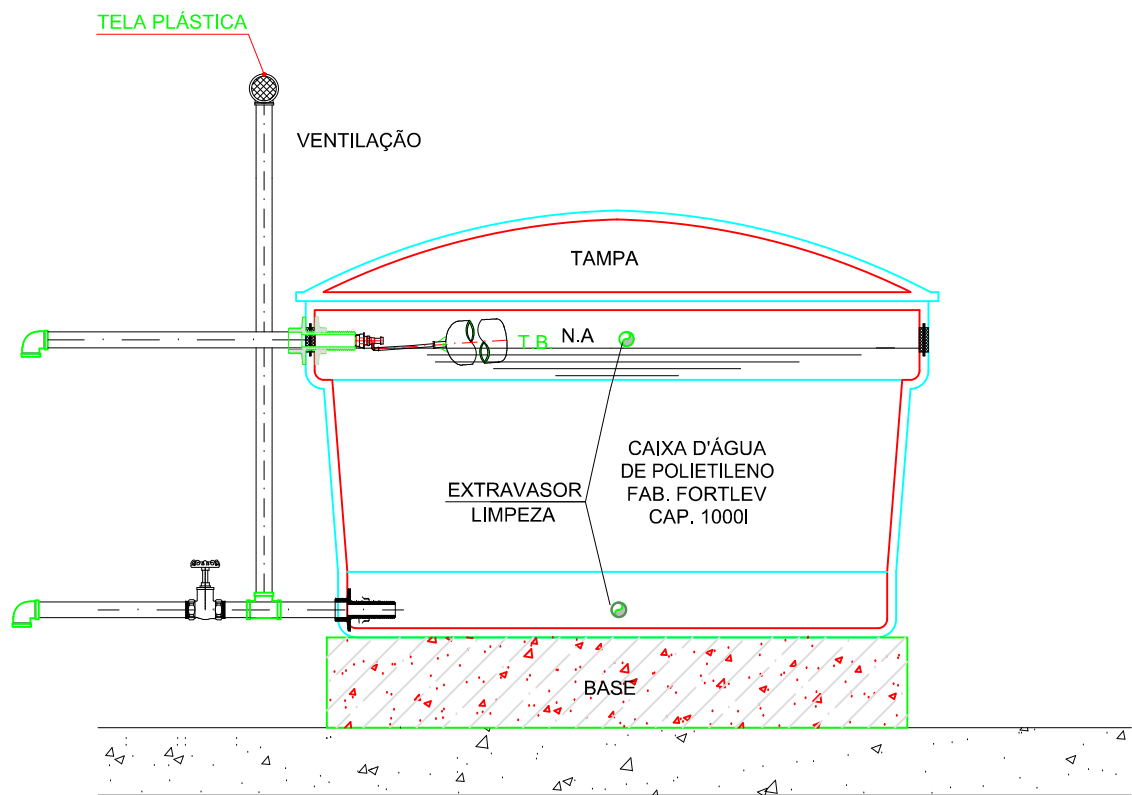

CORTE A-A

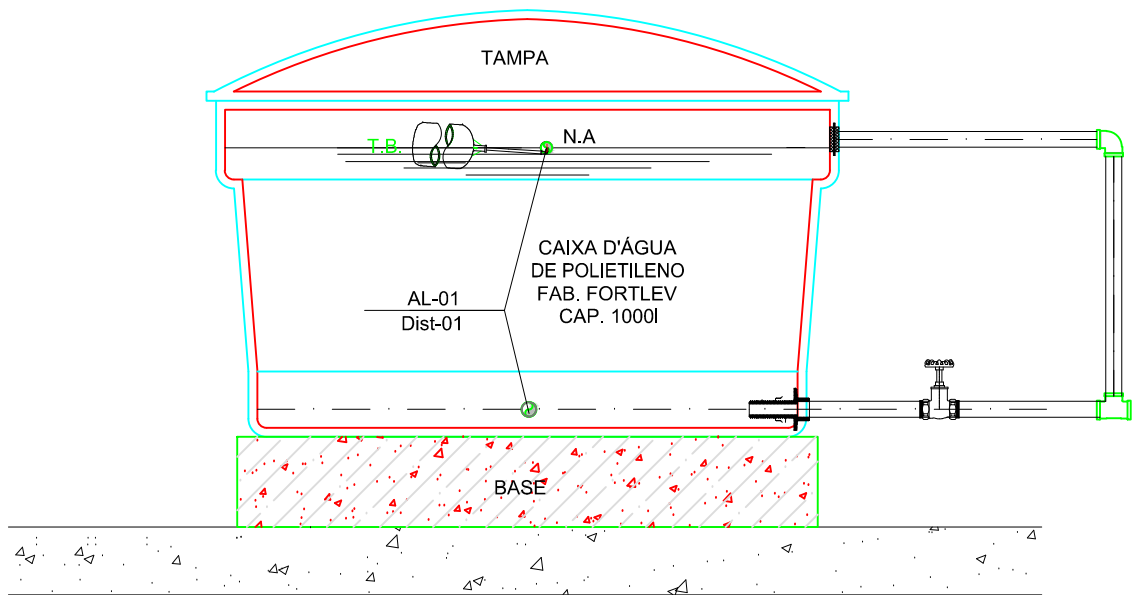

CORTE B-B

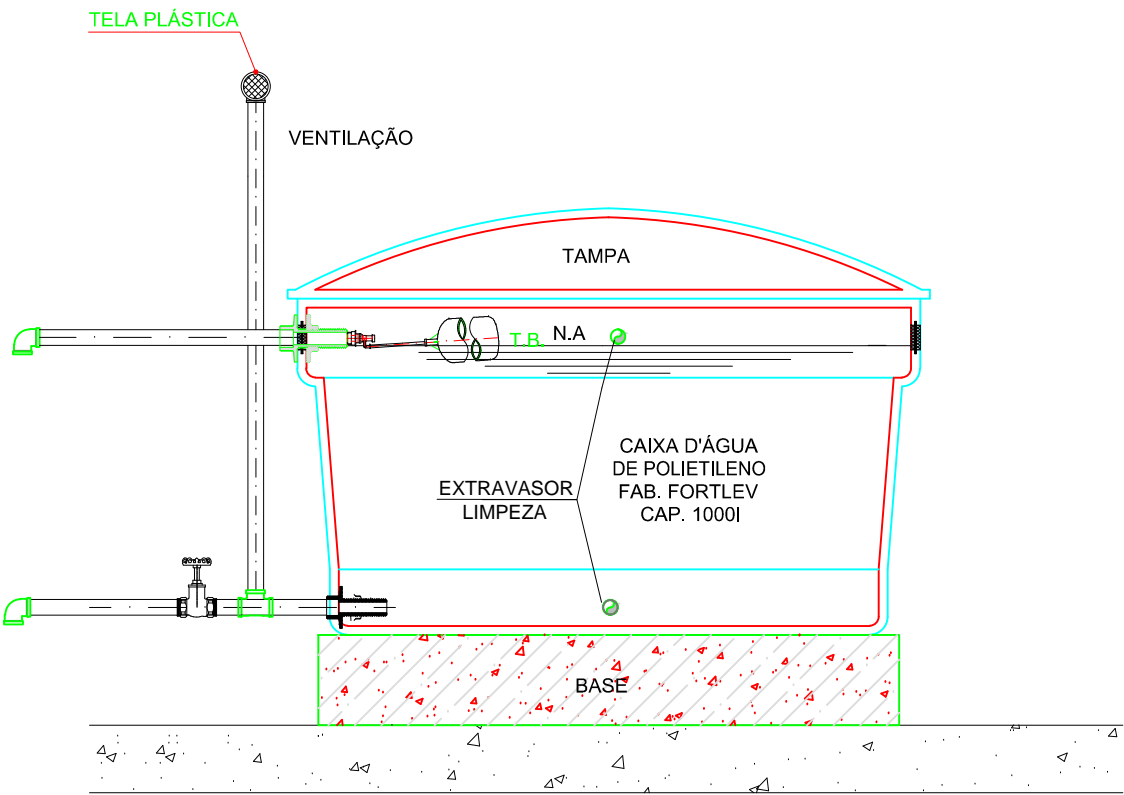

CORTE A-A

LEGENDA — Hidráulico

AL	Coluna de Água Fria (Alimentação)
DIST	Coluna de Distribuição
LV	Ponto de água para lavatório
CH	Ponto de água para chuveiro
CDA	Ponto de água para caixa de descarga acoplada
PI	Ponto de água para Pia
RG	Registro de Gaveta
DN/Ø	Diâmetro nominal das peças
↙	Prumada que desce
↗	Prumada que sobe
—	Tubulação de água fria pelo piso (enterrada)
—	Tubulação aérea de água fria
—	Tubulação de água fria pela parede parede
+	Conexões



GOVERNO DE
SERGIPE

Secretaria de Estado da Educação,
Do Esporte e da Cultura

Rua Gutemberg Chagas, 169. DIA
CEP: 49040-780 — Aracaju — SE

SEDES - Serviço de Edificações Escolares

"Ajudando a construir uma educação de qualidade"

RESPONSAB. TÉCNICA DATA CREA VISTO SE

PROJETO DE REFORMA E AMPLIAÇÃO

Escola Estadual
JOSÉ DA SILVA RIBEIRO FILHO

RUA SARGENTO BRASILIANO, S/N — BAIRRO SANTOS DUMONT

DATA MAIO/2021	PROJETO Instalações hidráulicas da reforma/ampliação	REV 00	BLOCO —	FOLHA 03
ESCALA 1/50	PLANTAS caixas d'água			