




PLANTA BAIXA
ESCALA: 1/20

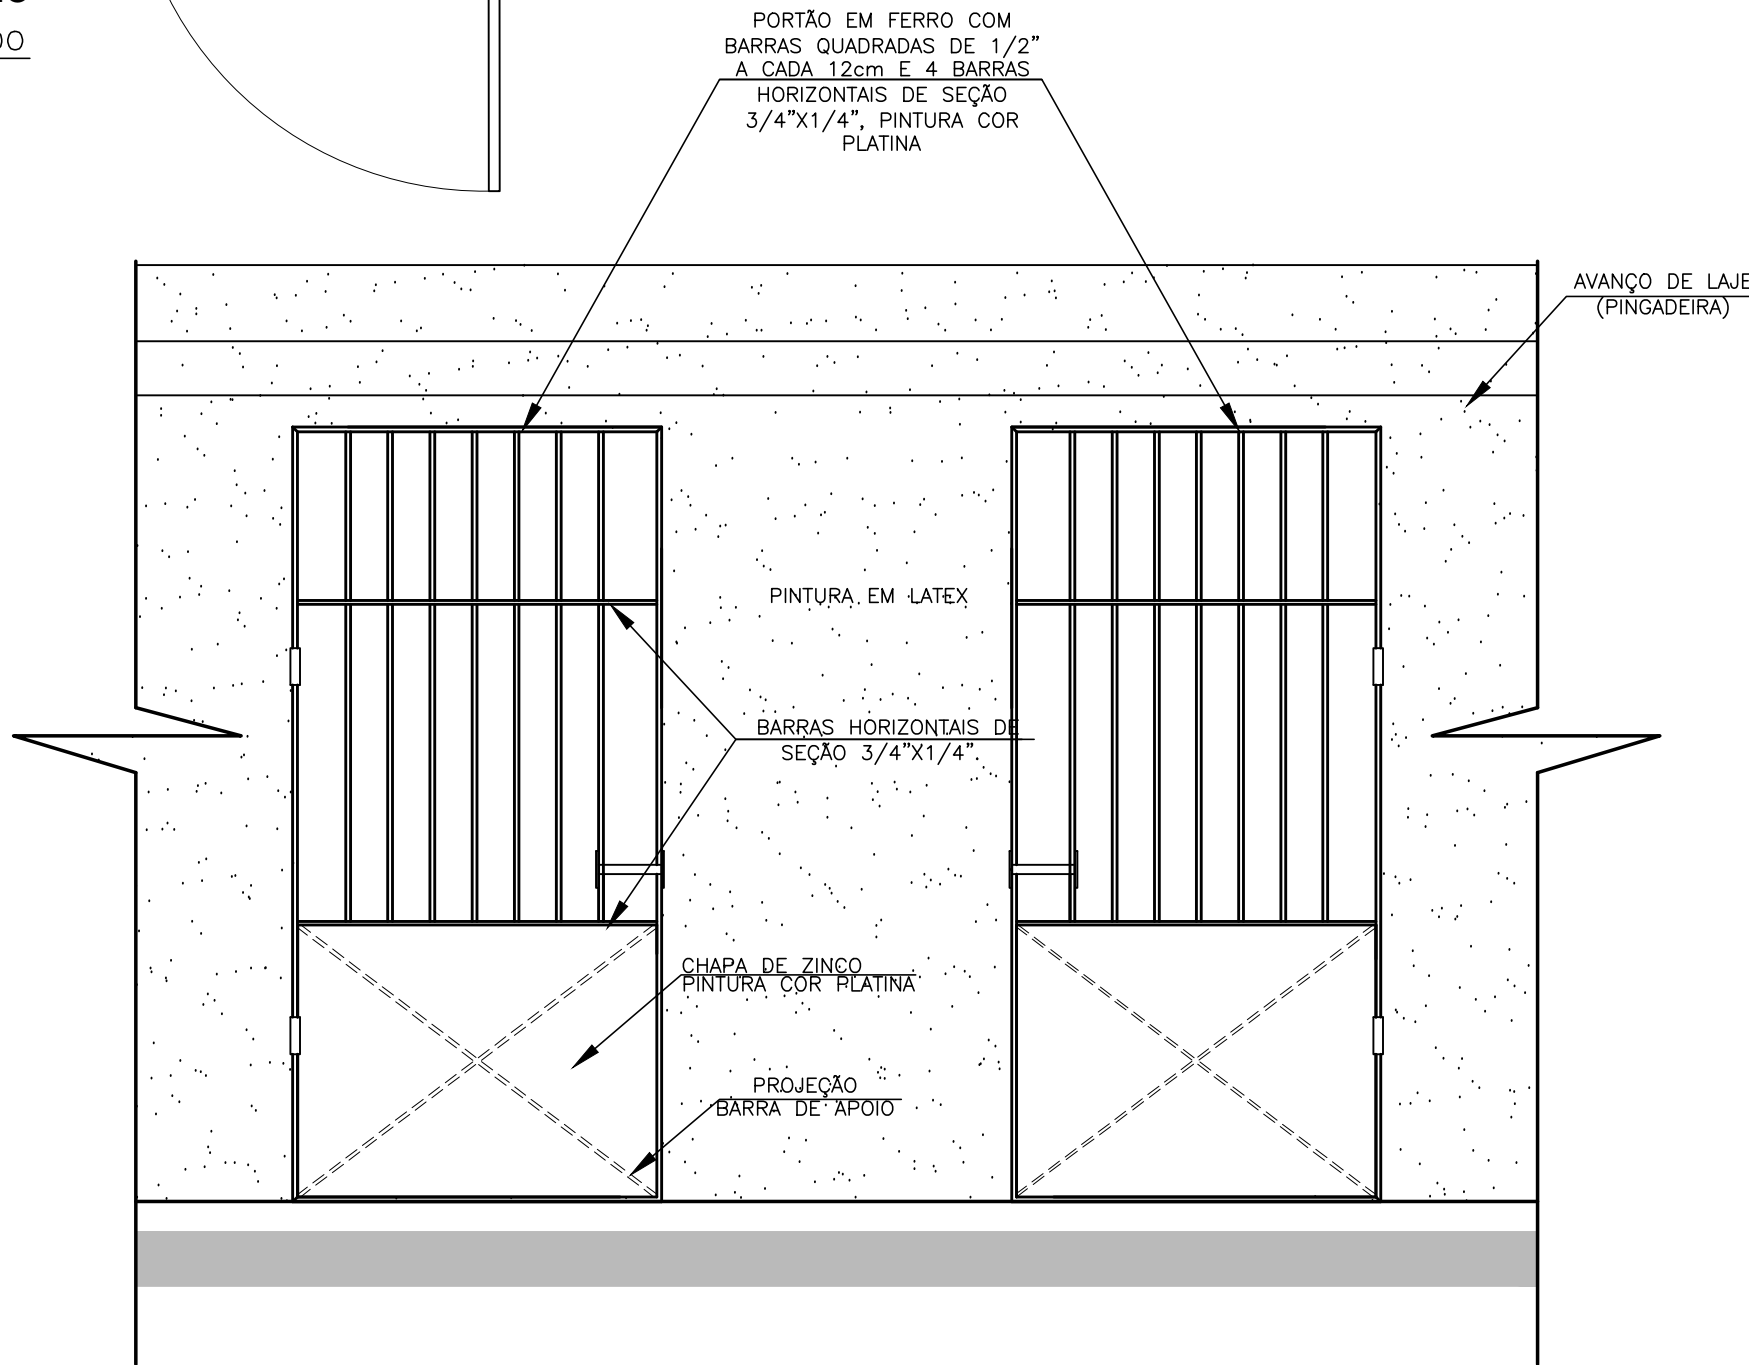

VISTA INTERNA
ESCALA: 1/20

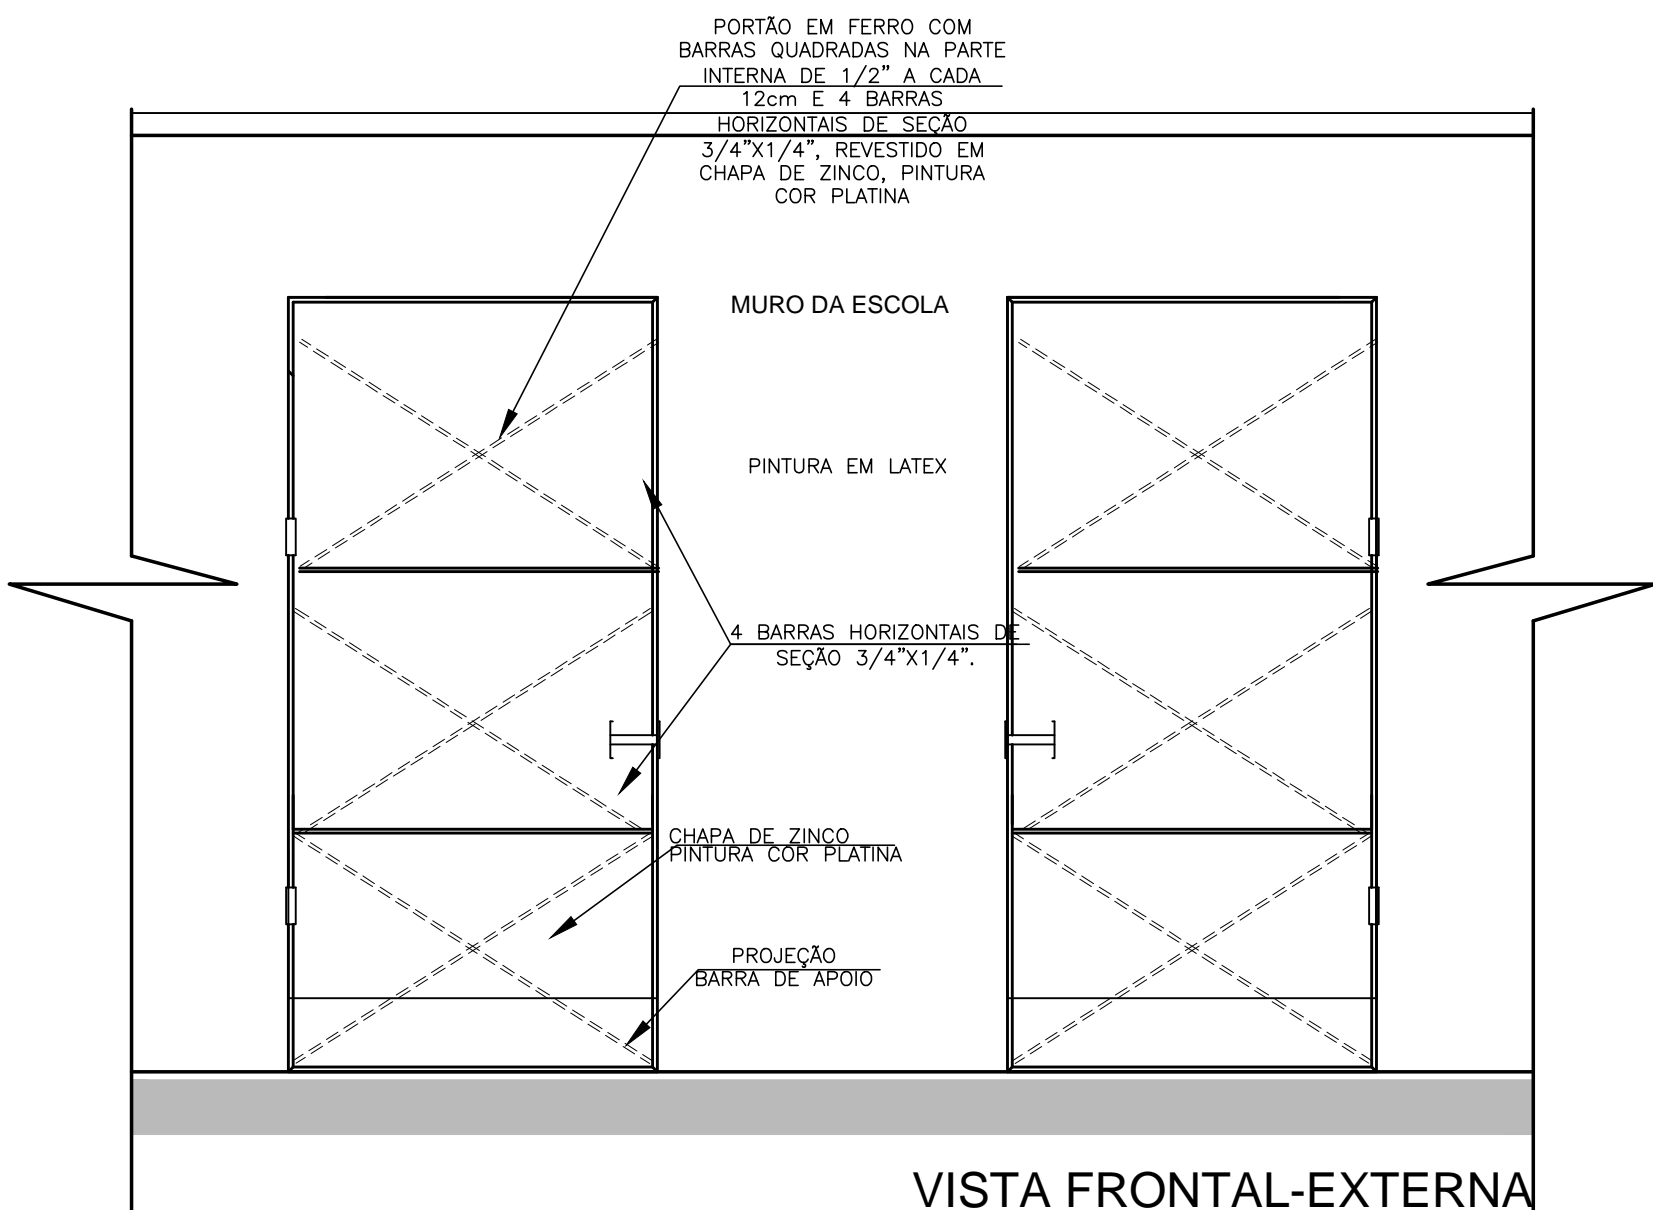


VISTA FRONTAL-EXTERNA
ESCALA: 1/20

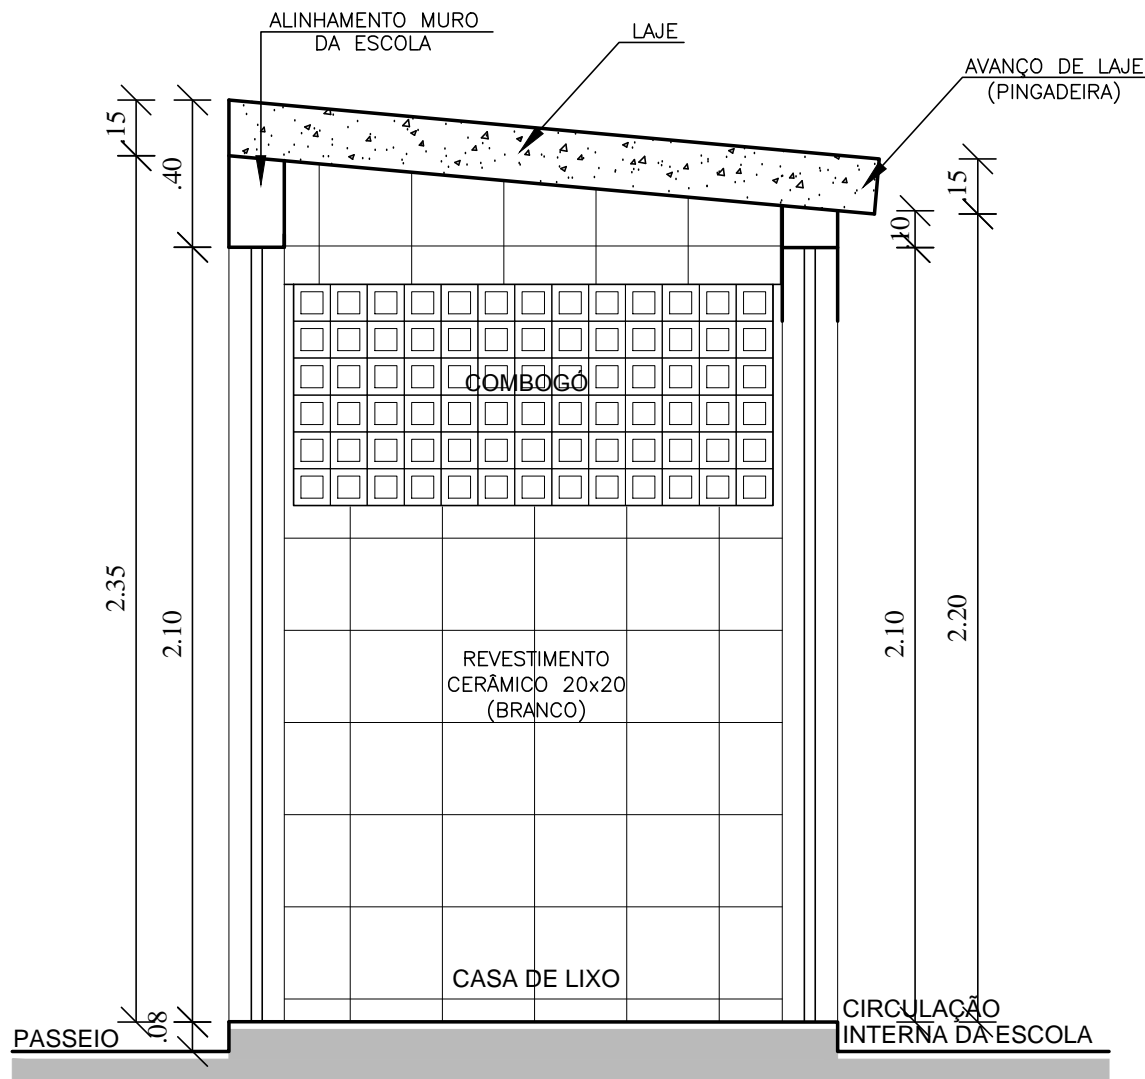

CORTE "AA"
ESCALA: 1/20

LEGENDA:

- RALO SIFONADO;
- PONTO DE ÁGUA (TORNEIRA);
- PONTO DE ILUMINAÇÃO;

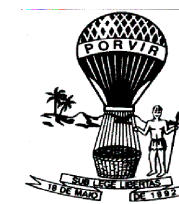

GOVERNO DE
SERGIPE

Secretaria de Estado da Educação,
do Esporte e da Cultura

Rua Gutenberg Chagas, 169, DIA
CEP: 49040-780 - Aracaju - SE

SEDES - Serviço de Edificações Escolares

"Ajudando a construir uma educação de qualidade"

PROPRIETÁRIO			
ARO*, TÍCIANA BARROS BARRETO DE MENDONÇA			
AUTOR DO PROJETO	DATA	CREA	VISTO
RESP. TÉCNICO	DATA	CREA	VISTO
LEVANTAMENTO	DATA	CREA	VISTO
DIGITALIZAÇÃO			

PROJETO ARQUITETÔNICO REFORMA			
ESCOLA ESTADUAL JESSE FONTES			
RUA JACIRA ESQUINA C/ RUA GABRIEL JOSÉ DE SOUS, Nº 29, PEDRINHAS - SERGIPE			
PROJETO	DATA	FOLHA	01/01
ARQUITETÔNICO	JAN/2018		
PLANTAS	ESCALA	ARQUIVO:	
CASA DE LIXO	1/20	EST_LEVCAD-02-A1-V0	